




LLEGENDA SANEJAMENT

- SANEJAMENT FECALS
- SANEJAMENT PLUVIALS
- PROJECCIÓ DE VENTILACIÓ

Ig.02

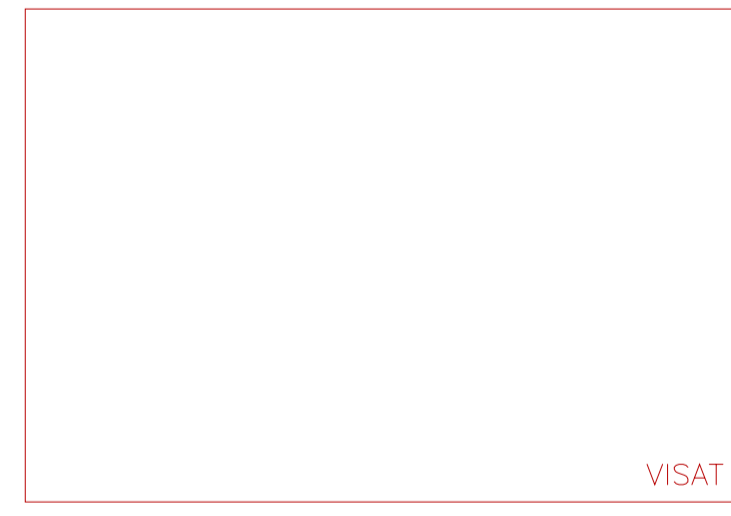

VISAT

projecte: projecte d'execució edifici d'equipaments Parc Central.	ref. 1078	data setembre 2007
situació: c/ Leonardo da Vinci 79-81 i c/ Diego de Almagro 42-46. Sabadell.	escala 1/200	escala A3 1/400
documentació: Planta baixa. Instal·lacions, sanejament.		
SAUQUET arquitectes i associats SL: X. Sauquet arquitecte R. Sauquet arquitecte	PROPIETAT:	
G. Bosch arquitecte associat		
REVISIONS		
data Maig 2009	revisió Revisat	