




# IF 2.1

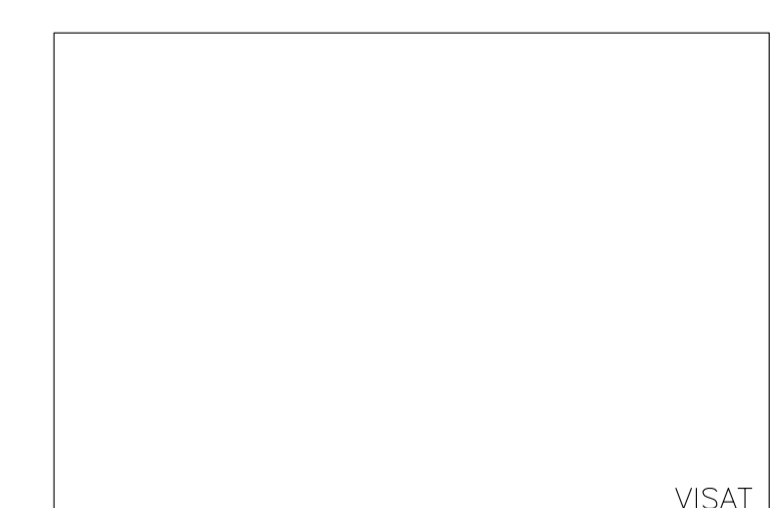

VISAT

projecte: projecte bàsic edifici d'equipaments Parc Central.	ref. 1078	data Setembre 2007
situació: c/ Leonardo da Vinci 79-81 i c/ Diego de Almagro 42-46. Sabadell.	escala 1/500	escala A3 1/1000
documentació EMPLAÇAMENT Instal·lació de fontaneria		
SAUQUET arquitectes i associats SL: X. Sauquet arquitecte R. Sauquet arquitecte	PROPIETAT:	
G. Bosch arquitecte associat		
MODIFICACIONS data correcció		
Maig 2009 Revisat		